





↑で囲っている箇所が情報コンセントプレート交換必要な部屋となります



凡例		
記号	名称	備考
□	19インチラック	
□	HUB BOX	
○	情報コンセント (露出)	※口露示
○	情報コンセント (壁付)	※口露示
□	19インチラック (既設)	
□	HUB BOX (既設)	
—	天井内配線	
---	床内配線	
○	立上げ/立下げ (同一階内)	
○	立上げ/立下げ (他階間)	

※注記  
○は事務系、●は教育研究系、黒色は既設示す

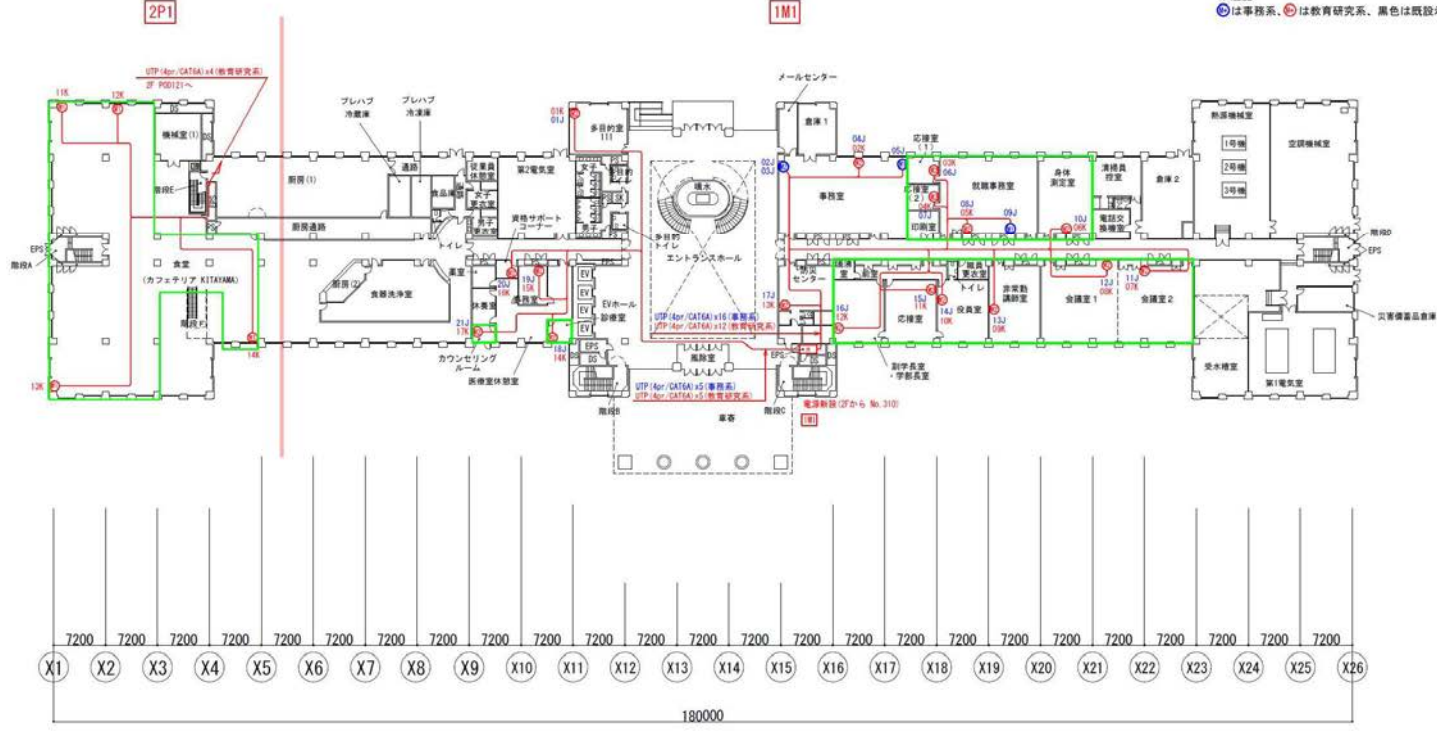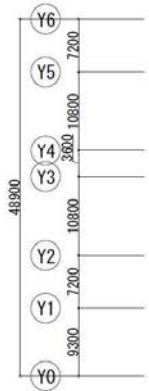

1階平面図


設計					
監理					
施工					
検査					
その他					



日付	2023.09	縮尺	A1: 1/300 A2: 1/600	工事名称	大阪工業大学 ネットワーク機器更改	図面番号	
				図面名称	秋方第2校地 1号館 1階 支給配線図	巻数番号	




↑で囲っている箇所が情報コンセントプレート交換が必要な部屋となります

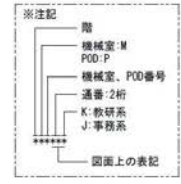

凡例		備考
	19インチラック	
	HUB BOX	
	情報コンセント(露出)	*は口数示す
	情報コンセント(覆付)	*は口数示す
	19インチラック(既設)	
	HUB BOX(既設)	
	天井内配線	
	床内配線	
	立上げ/立下げ(同一階内)	
	立上げ/立下げ(他階間)	

※注記  
 は事務系、 は教育研究系、黒色は既設示す

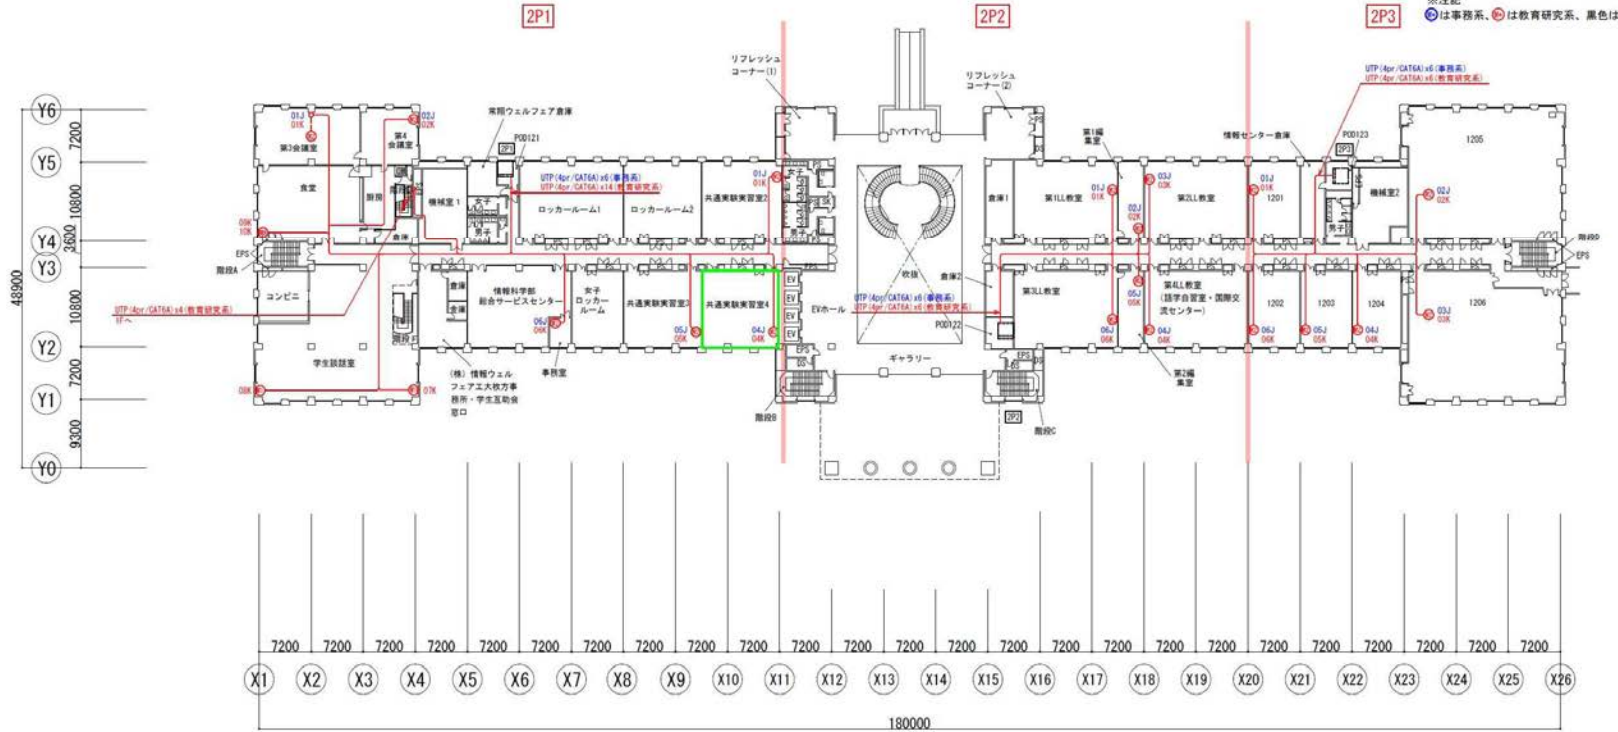

180000

2階平面図







↑で囲っている箇所が情報コンセントプレート交換必要な部屋となります



凡例

記号	名称	備考
□	19インチラック	
■	HUB BOX	
○	情報コンセント (露出)	※口数示す
⊙	情報コンセント (壁付)	※口数示す
□	19インチラック (既設)	
■	HUB BOX (既設)	
—	天井内配線	
---	床下配線	
↕	立上げ/立下げ (同一階内)	
↕	立上げ/立下げ (他階間)	

※注記  
 ●は事務系、⊙は教育研究系、黒色は既設を示す

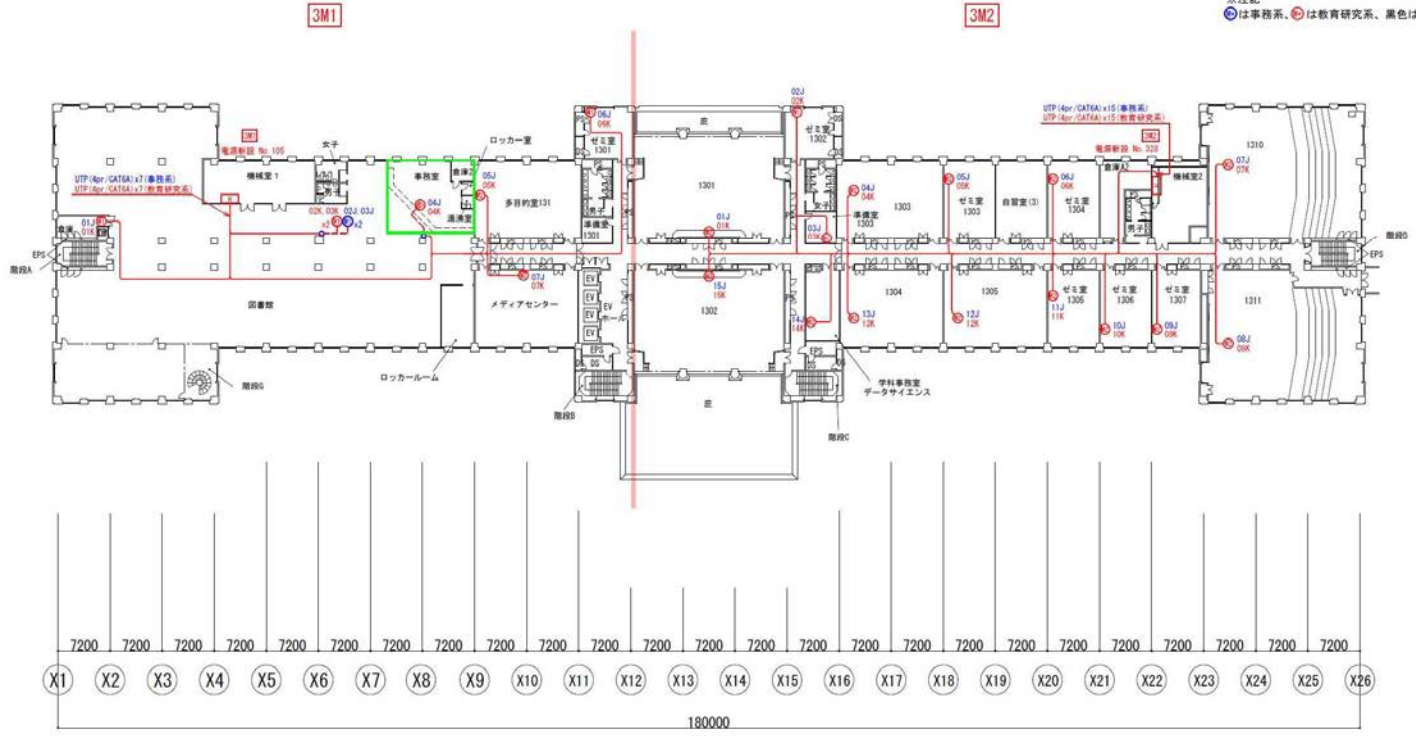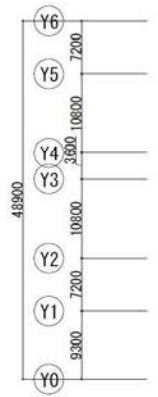

180000

3階平面図

訂正			



日付	2023.09	編	A1: 1,300 A3: 1,600	工事名称	大阪工業大学 ネットワーク機器更改	設置場所		
図面名称	秋方第2校地 1号館 3階 支線配線図						階層番号	





↑で囲っている箇所が情報コンセントプレート交換必要な部屋となります



凡例

記号	名称	備考
[ ]	19インチラック	
[ ]	HUB BOX	
[ ]	情報コンセント(露出)	*は口数示す
[ ]	情報コンセント(壁付)	*は口数示す
[ ]	19インチラック(既設)	
[ ]	HUB BOX(既設)	
—	天井内配線	
---	床下配線	
○	立上げ/立下げ(同一階内)	
○	立上げ/立下げ(他階間)	

※注記  
 ⊙は事務系、⊙は教育研究系、黒色は既設示す

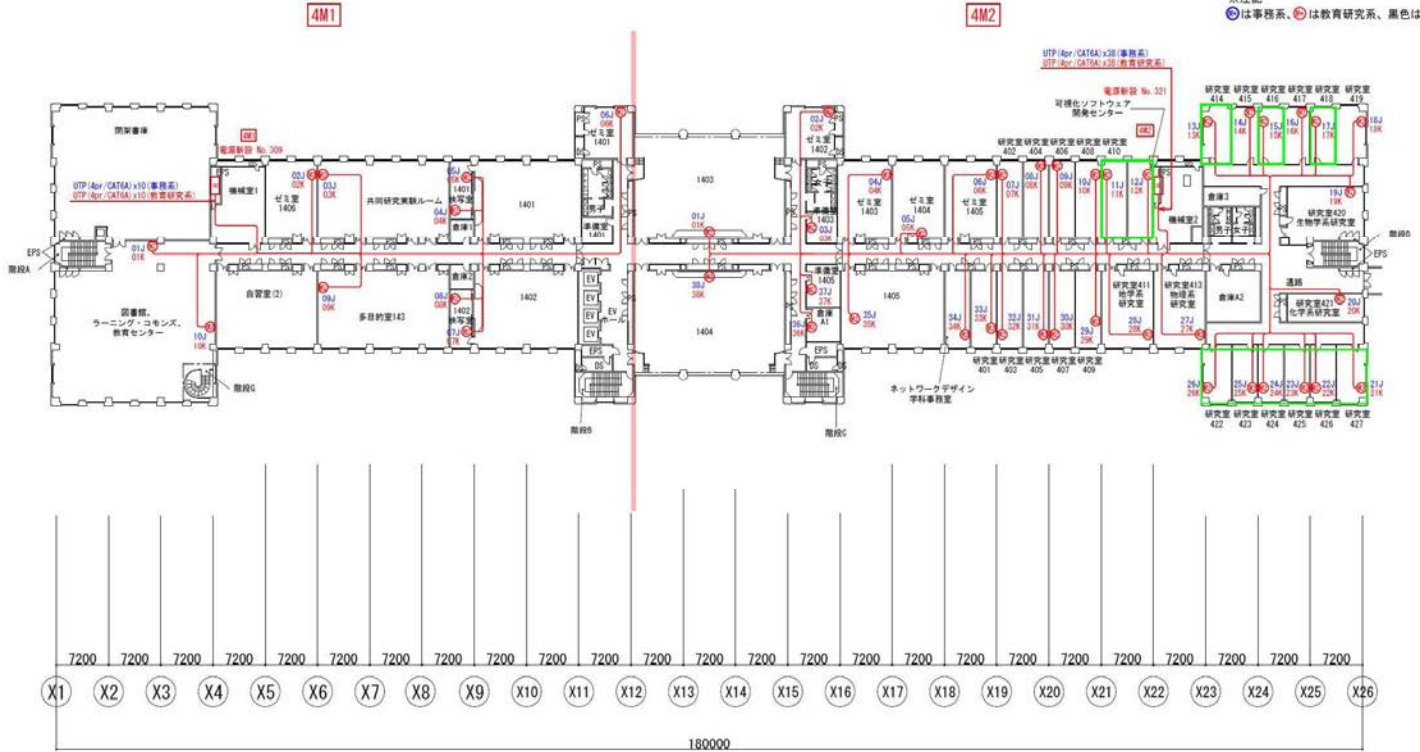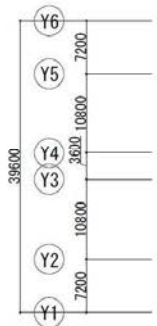

4階平面図

PTC				





日付 2023.09	編尺 A1:1/300 A2:1/600	工事名称 大阪工業大学 ネットワーク機器更改	図番 支線記号
図面名称 秋方第2校地 1号館 4階 支線記号図			



↑で困っている箇所が情報コンセントプレート交換必要な部屋となります



凡例		
記号	名称	備考
□	19インチラック	
□	HUB BOX	
⊙	情報コンセント (露出)	※は口数示す
⊙	情報コンセント (壁付)	※は口数示す
□	19インチラック (既設)	
□	HUB BOX (既設)	
—	天井内配線	
---	床上記線	
○	立上げ/立下げ (同一階内)	
///	立上げ/立下げ (他階間)	
※注記		
⊙	は事務系	
⊙	は教育研究系、黒色は既設示す	

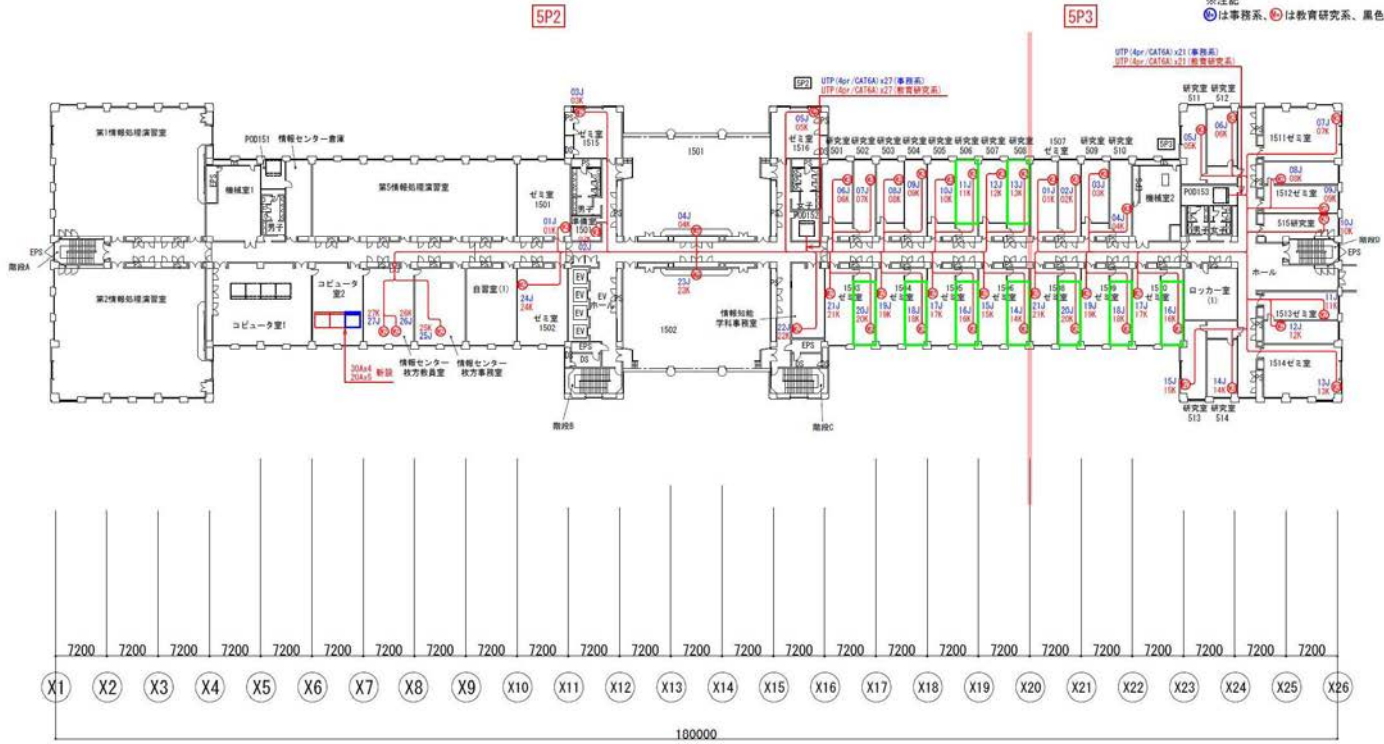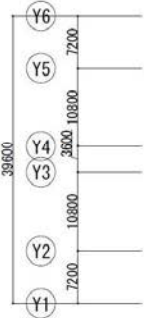

5階平面図

訂正				



日付	2023.09	縮尺	A1: 1/300 A3: 1/600	工事名称	大阪工業大学 ネットワーク機器更新	図面番号	
図面名称	教方第2校地 1号館 5階 支線配線図				製図者		





↑で囲っている箇所が情報コンセントプレート交換必要な部屋となります



凡例

記号	名称	備考
□	19インチラック	
■	HUB BOX	
○	情報コンセント (露出)	+は口数示す
⊙	情報コンセント (壁付)	+は口数示す
□	19インチラック (既設)	
■	HUB BOX (既設)	
—	天井内配線	
---	床上記線	
○	立上げ/立下げ (同一階内)	
↕	立上げ/立下げ (他階間)	

※注記  
 ⊙は事務系、⊙は教育研究系、黒色は既設示す

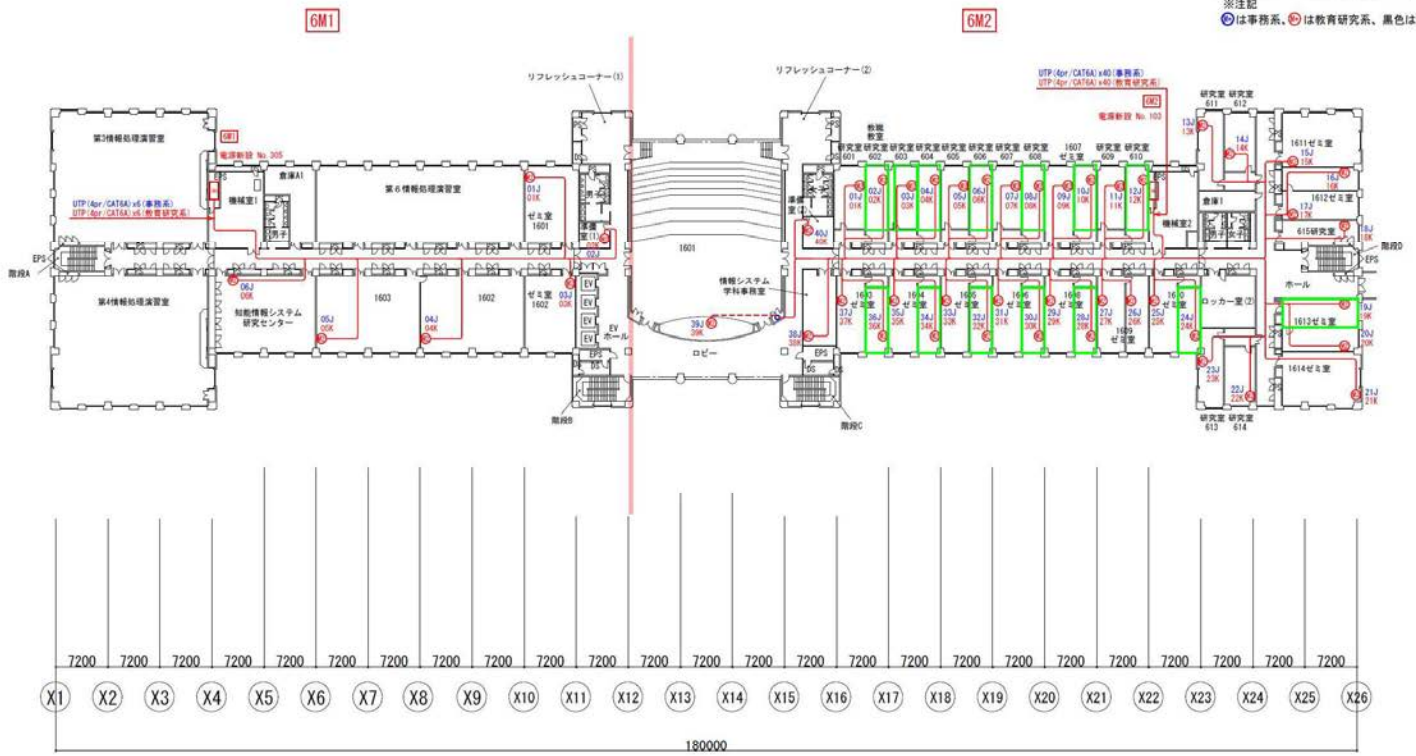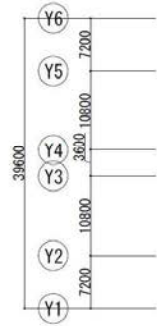

6階平面図

訂正				





日付	2023.09	縮尺	A1: 1/300 A3: 1/600	工事名称	大阪工業大学 ネットワーク機器更改	図面番号	
図面名称	秋方第2校地 1号館 6階 支線配線図			製図番号			



↑で囲っている箇所が情報コンセントプレート交換必要な部屋となります

記号	名称	備考
□	19インチラック	
□	HUB BOX	
⊗	情報コンセント (露出)	*は口数示す
⊗	情報コンセント (壁付)	*は口数示す
□	19インチラック (既設)	
□	HUB BOX (既設)	
—	天井内配線	
---	床下配線	
↕	立上げ/立下げ (同一階内)	
↕	立上げ/立下げ (他階間)	

※注記  
 ⊗は事務系、⊗は教育研究系、黒色は既設示す

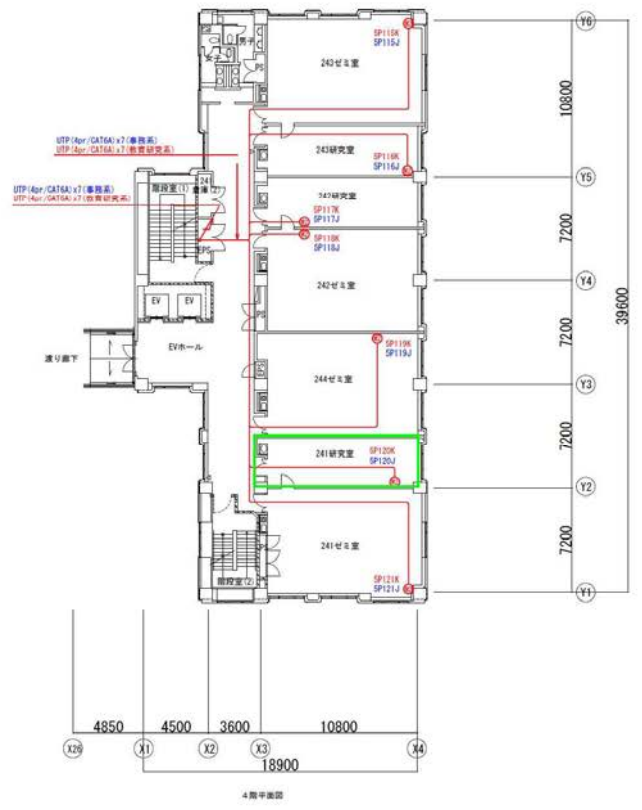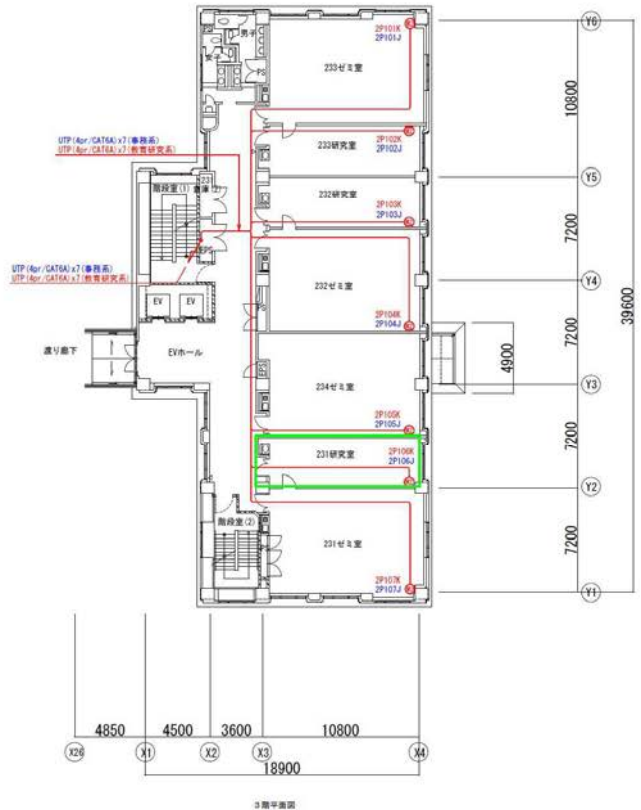






日付	2023.09	縮尺	A1: 1/150 A3: 1/300	工事名称	大阪工業大学 ネットワーク機器更改	図番		
図番名称	枚方第2校地 2号館 3・4階 支援配線図						製図番号	



↑で囲っている箇所が情報コンセントプレート交換必要な部屋となります

凡例	記号	名称	備考
	□	19インチラック	
	■	HUB BOX	
	⊕	情報コンセント (露出)	※は口露出
	⊖	情報コンセント (壁付)	※は口露出
	□	19インチラック (既設)	
	■	HUB BOX (既設)	
	—	天井内配線	
	---	床上配線	
	○	立上げ/立下げ(同一階内)	
	///	立上げ/立下げ(他階間)	

※注記  
 ⊕ は事務系、⊖ は教育研究系、黒色は既設示す

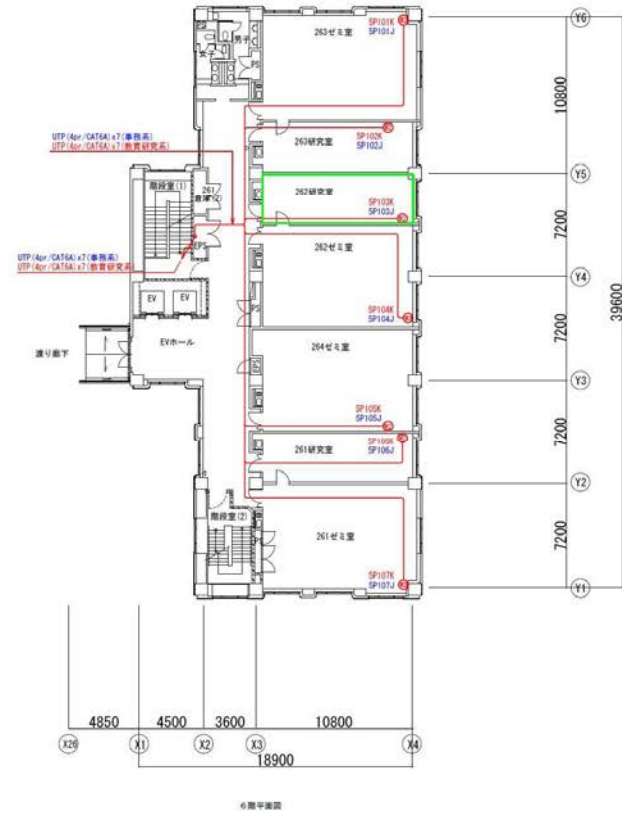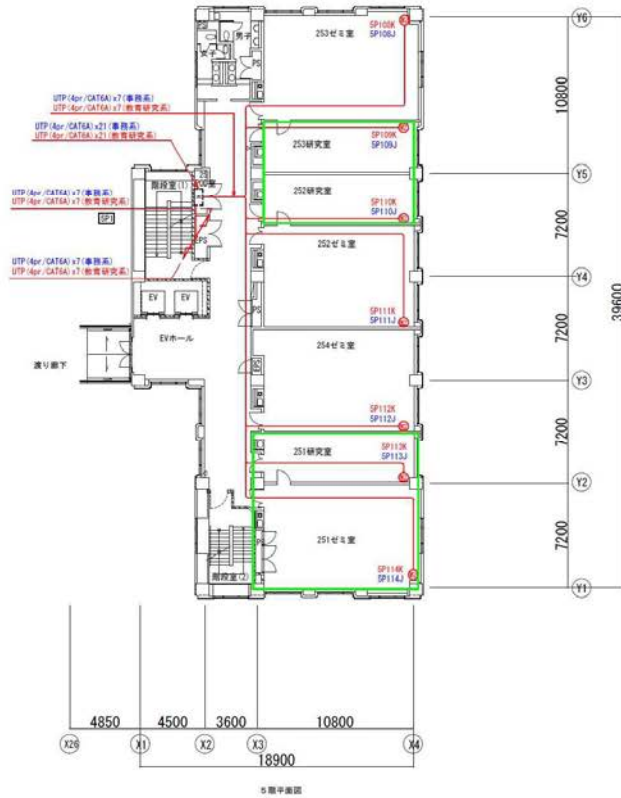

訂正				



日付	2023.09	縮尺	A1: 1/150 A3: 1/300	工事名称	大阪工業大学 ネットワーク機器更改	図面番号		
図面名称	秋方第2校地 2号館 5・6階 支線配線図						発行番号	